


GMINA TŁUSZCZ
ul. Warszawska 10
05-240 TŁUSZCZ
NIP: 125-133-48-45
REGON: 550668166

POZWOLENIE NA BUDOWĘ,
nr 1522 p/2015

BUDOWA SIECI KANALIZACJI
SANITARNEJ W M. DZIĘCIOŁY

MAPA POGŁĄDOWA - ZBÓRCZA
ARK. 1

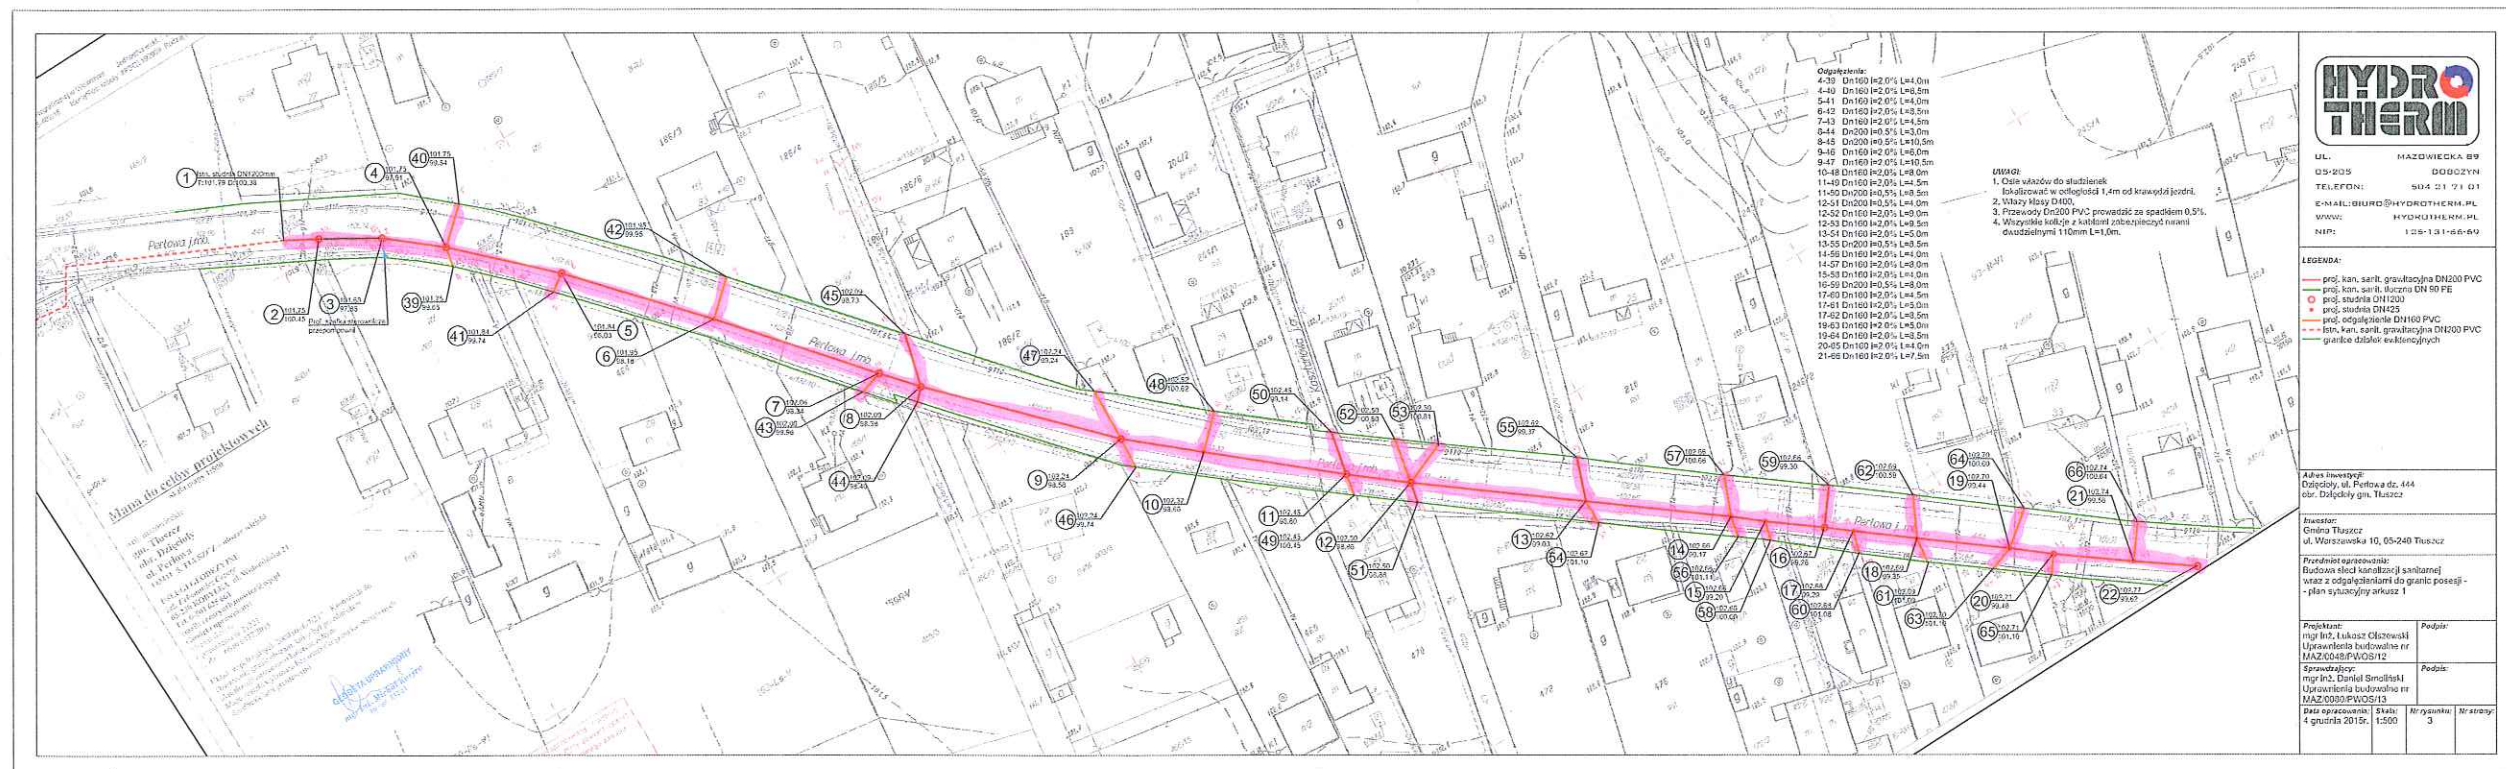

→ ARK. 2

BURMISTRZ
mgr inż. Paweł Marcin Bednarczyk

GMINA TŁUSZCZ

ul. Warszawska 10
05-240 TŁUSZCZ
NIP: 125-133-48-45
REGON: 550668166


POZWOLENIE NA BUDOWĘ

NR 1522p/2015

- BUDOWA SIECI KANALIZACJI
SANITARNEJ W M. DZIEGIÓŁY

MAPA POGŁĄDOWA - ZBIORCZA

ARK. 2

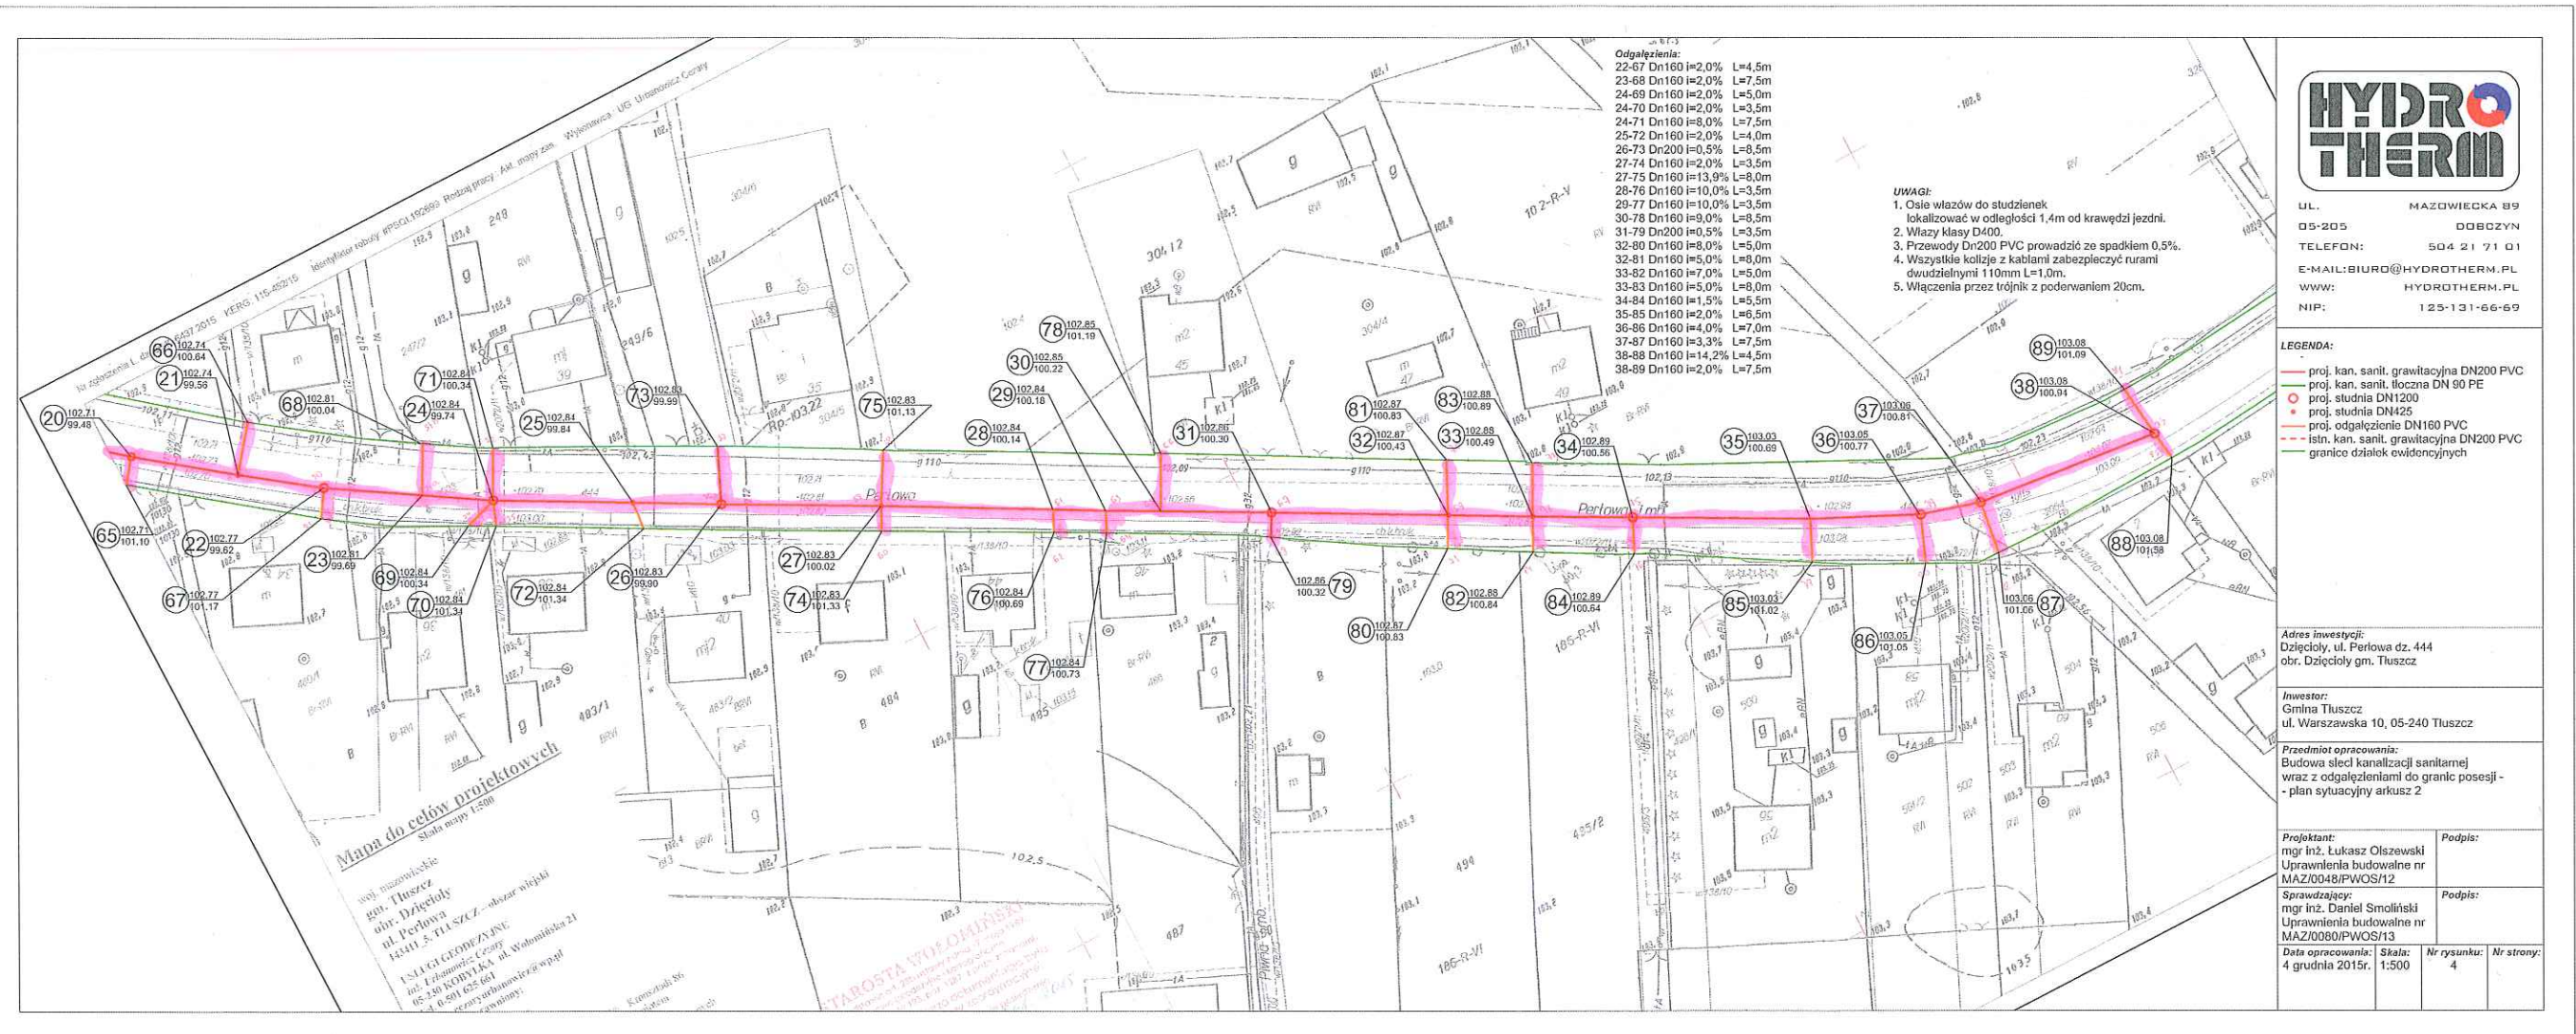

UL. MAZOWIECKA 89
05-205 DOBOSZYN
TELEFON: 504 21 71 01
E-MAIL: BIURO@HYDROTHERM.PL
WWW: HYDROTHERM.PL
NIP: 125-131-66-69

Adres inwestycji:
Dzięgiły, ul. Perłowa dz. 444
obr. Dzięgiły gm. Tłuszcz

Inwestor:
Gmina Tłuszcz
ul. Warszawska 10, 05-240 Tłuszcz

Przedmiot opracowania:
Budowa sieci kanalizacji sanitarnej
wraz z odgałaznieniami do granic posesji -
plan sytuacyjny arkusz 2

Projektant:
mgr inż. Łukasz Olszewski
Uprawnienia budowlane nr
MAZ/0048/PWOS/12

Sprawdzający:
mgr inż. Daniel Smoliński
Uprawnienia budowlane nr
MAZ/0080/PWOS/13

Data opracowania: 4 grudnia 2015r. **Skala:** 1:500 **Nr rysunku:** 4 **Nr strony:**

BURMISTRZ

mgr inż. Paweł Marcin Bednarczyk

DOT. DEC. NR. 1522 p/2015

GMINA TUSZCZ
ul. Warszawska 10
05-240 TUSZCZ
NIP: 125-133-48-45
REGON: 550668166

Zgodność
z oryginałem

Burmistrz Tuszcz
ul. Warszawska 10
05-240 TUSZCZ

Burmistrz
mgr inż. Paweł Marcin Bednarek

UWAGA: Osie wjazdów do studzienek
lokalizować w odległości 1,4m od
krawędzi jezdni. Wazy klasy D400.

HYDROTHERM

UL. MAZOWIECKA 89
05-205 DOBECZYN
TELEFON: 504 21 71 01
E-MAIL: BIURO@HYDROTHERM.PL
WWW: HYDROTHERM.PL
NIP: 125-131-66-69

LEGENDA:
— proj. kan. sanit. grawitacyjna DN200 PVC
— proj. kan. sanit. tłoczna DN 90 PE
— studnia DN1200
— studnia DN425
— proj. odgałęzienie DN160 PVC
— istn. kan. sanit. grawitacyjna DN200 PVC
— granice działek ewidencyjnych

Adres inwestycji:
Dzielnica, ul. Perłowa dz. 444
obr. Dzielnica gm. Tuszcz

Inwestor:
Gmina Tuszcz
ul. Warszawska 10, 05-240 Tuszcz

Przedmiot opracowania:
Budowa sieci kanalizacji sanitarnej
wraz z odgałęzieniami do granic posesji -
projekt zagospodarowania terenu arkusz 1

Projektant:
mgr inż. Łukasz Olszewski
Uprawnienia budowlane nr
MAZ.0080.PWOS/13

Sprawdzający:
mgr inż. Daniel Smolński
Uprawnienia budowlane nr
MAZ.0080.PWOS/13

Data opracowania: 4 grudnia 2015r.
Skala: 1:500
Nr rysunku: 1
Nr strony: 9

Mapa do celów projektowych
Skala mapy 1:500

woj. mazowieckie
gm. Tuszcz
obr. Dzielnica
ul. Perłowa
14311, 5, TUSZCZ - obszar wiejski

USŁUGI GEODEZYJNE
mgr inż. Urbanowicz Cezary
05-240 KOBYLAKA, ul. Wołomińska 21
Tel. 0-501 625 661
e-mail: cezaryurbanowicz@wp.pl
Geodeta uprawniony:
Michał Kowca
Uprawnienia nr 21221
L. dz.: 66/0.6437.2015

GEODETA UPRAWNIONY
mgr inż. Michał Kowca
Nr upr. 21221

Świadczenie się, że niniejszy dokument został opracowany na podstawie
prac geodezyjnych i kartograficznych, których rezultaty zawiera opis
techniczny wpisany do ewidencji materiałów geodezyjnych i kartograficznych
głównego zasobu geodezyjnego i kartograficznego

STAROSTA WOŁOMIŃSKI
Identyfikator ewidencji materiału zasobu - opis techniczny:
P. 1434.2015.8825
Data wpisania opisu technicznego do ewidencji materiałów zasobu:
2015-11-16

Limit, nawiązanie i podpis
osoby reprezentującej organ

mgr inż. Łukasz Olszewski
mgr inż. Daniel Smolński

Uzgodnienie dotyczy:
- kanalizacji sanitarnej w pkt. 1-50
oznaczonych kolorem czerwonym.

Wykonał:
mgr inż. Łukasz Olszewski
mgr inż. Daniel Smolński

Ark. 1

STAROSTA WOŁOMIŃSKI
Na podstawie art. 28a ustawy z dnia 17 maja 1988r.
Prawo geodezyjne, w szczególności
art. 10a i 20b, w związku z art. 130, § 1 pkt 1, ustawy z dnia
10 lipca 2002r. o geodezji, w sprawie
informuje, że niniejsza dokumentacja była
przedmiotem narady koordynacyjnej

Nakładę przeprowadzenia w formie pisemnej
dokładki: 05.12.2015

Wołomin, 2015-11-25

mgr inż. Łukasz Olszewski
mgr inż. Daniel Smolński

GMINA TŁUSZCZ

ul. Warszawska 10
05-240 TŁUSZCZ
NIP: 125-133-48-45
REGON: 550668166

