




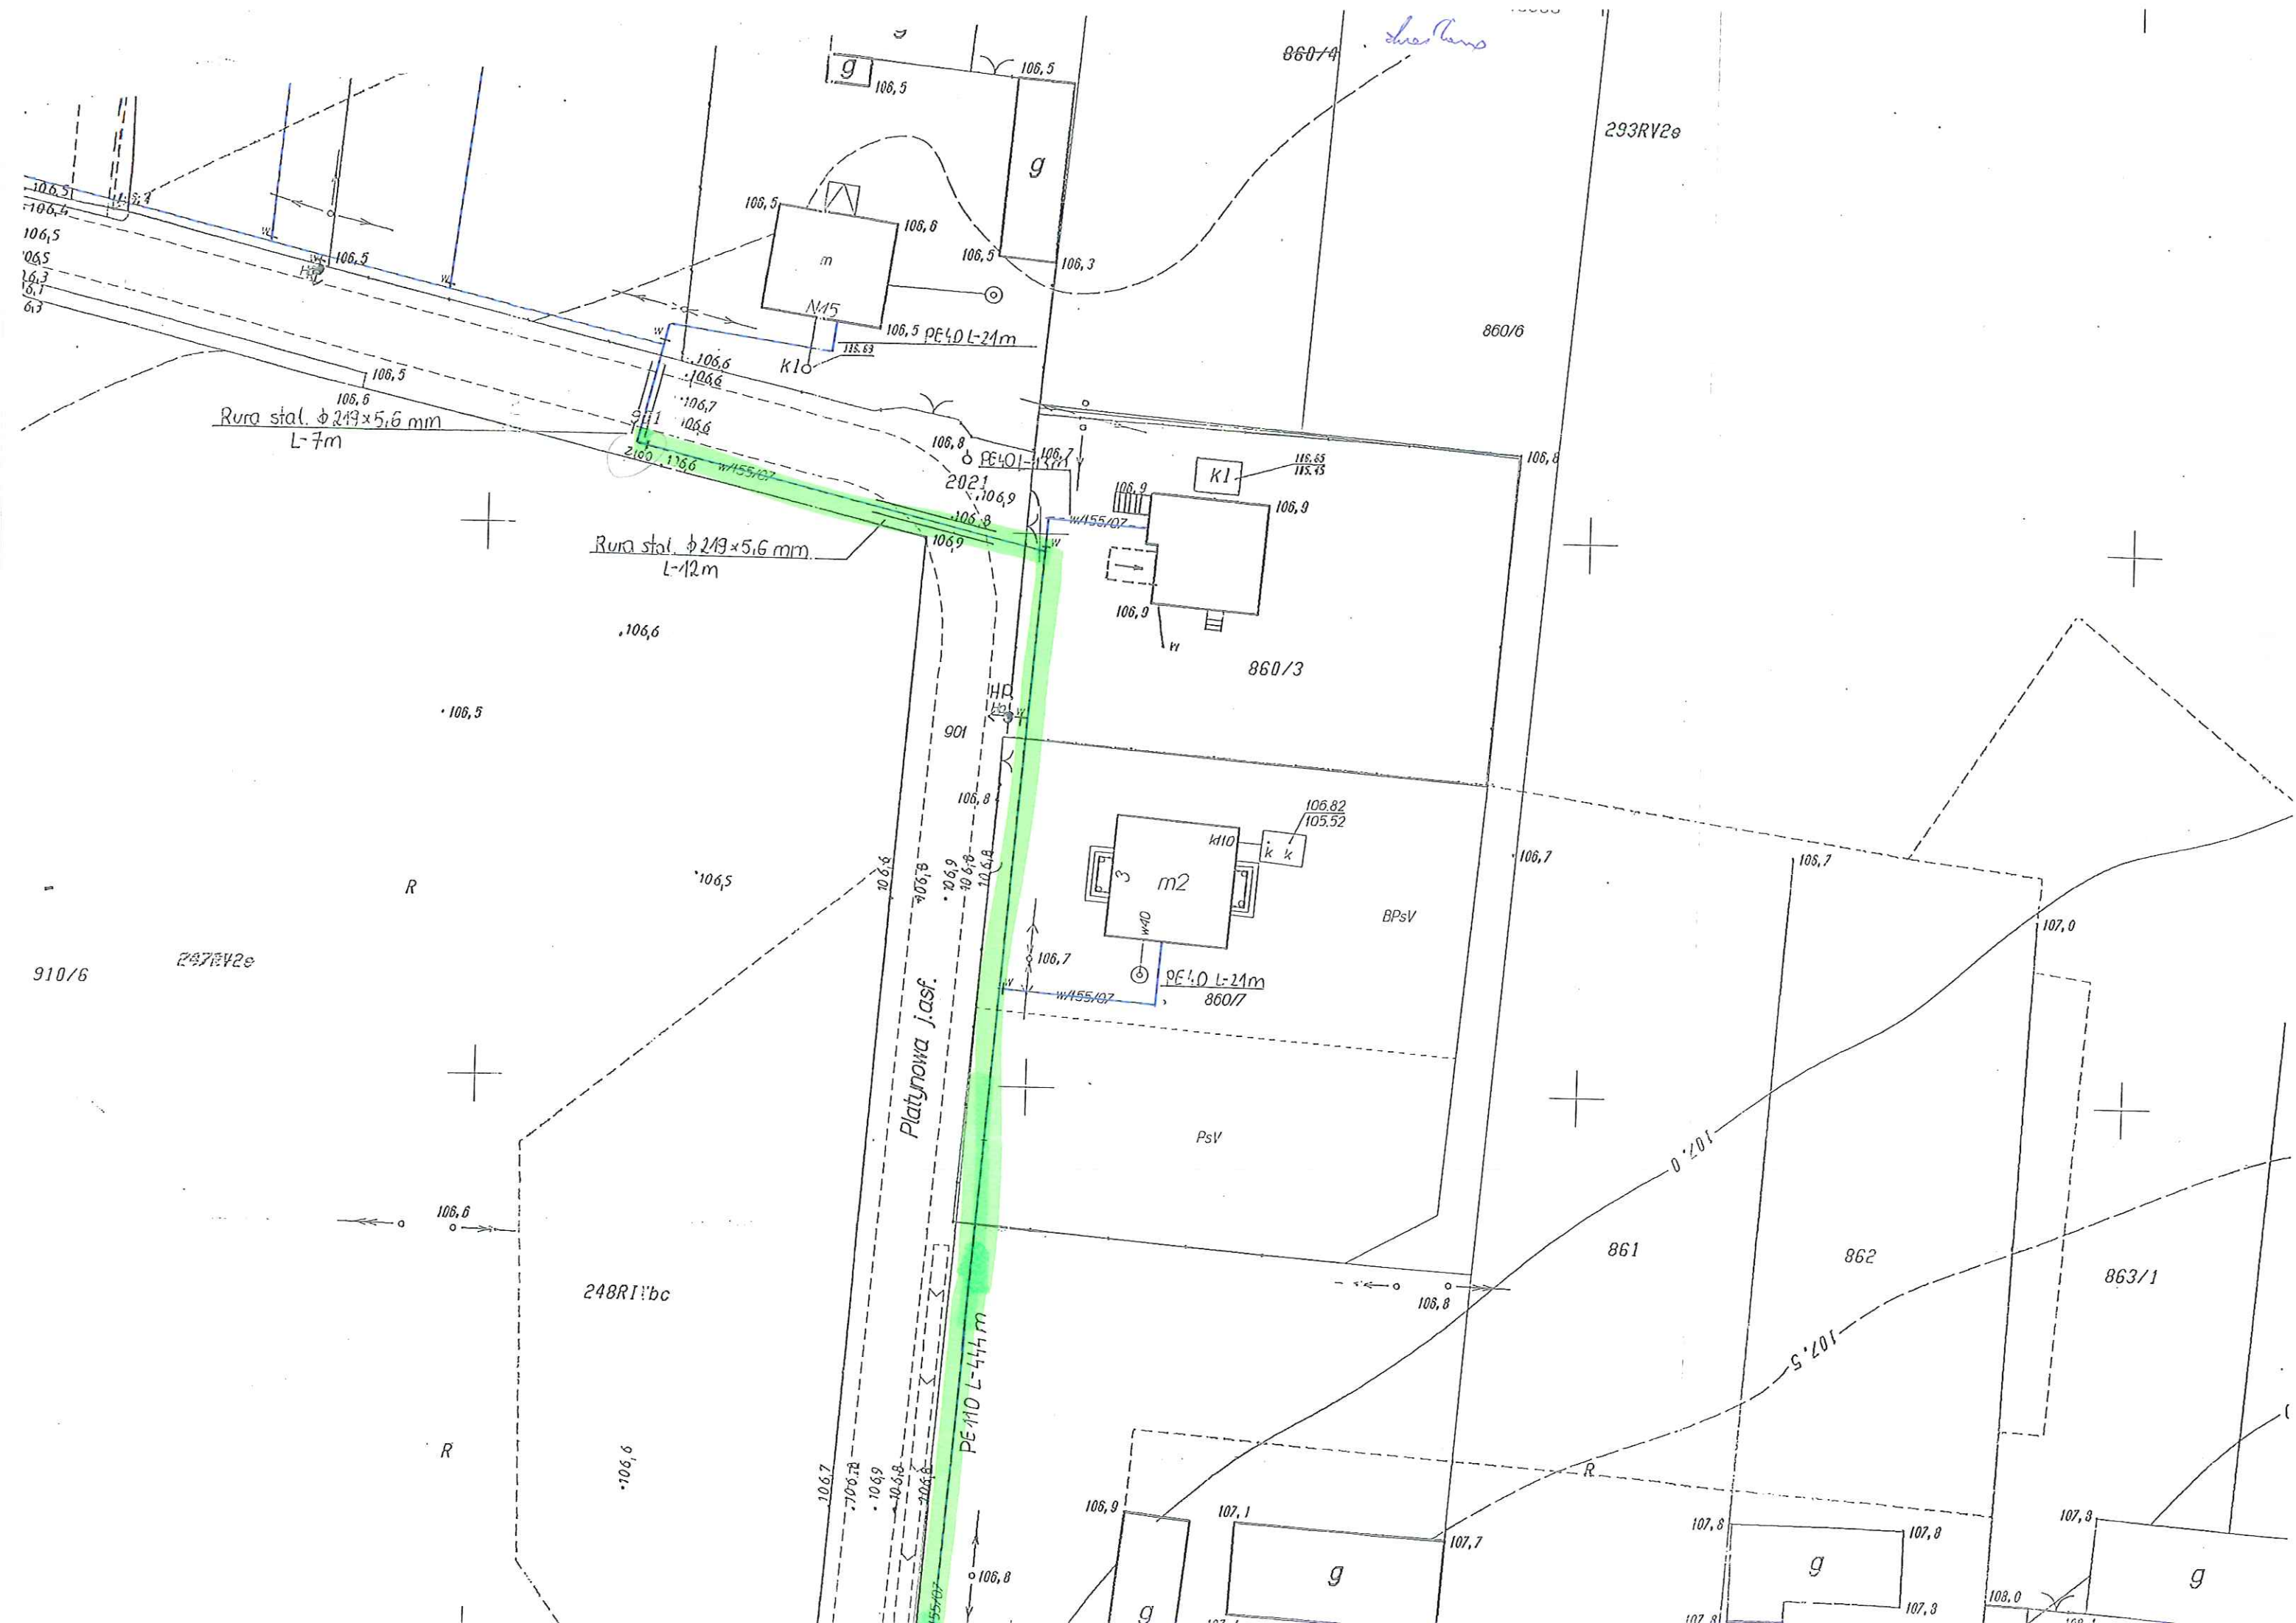

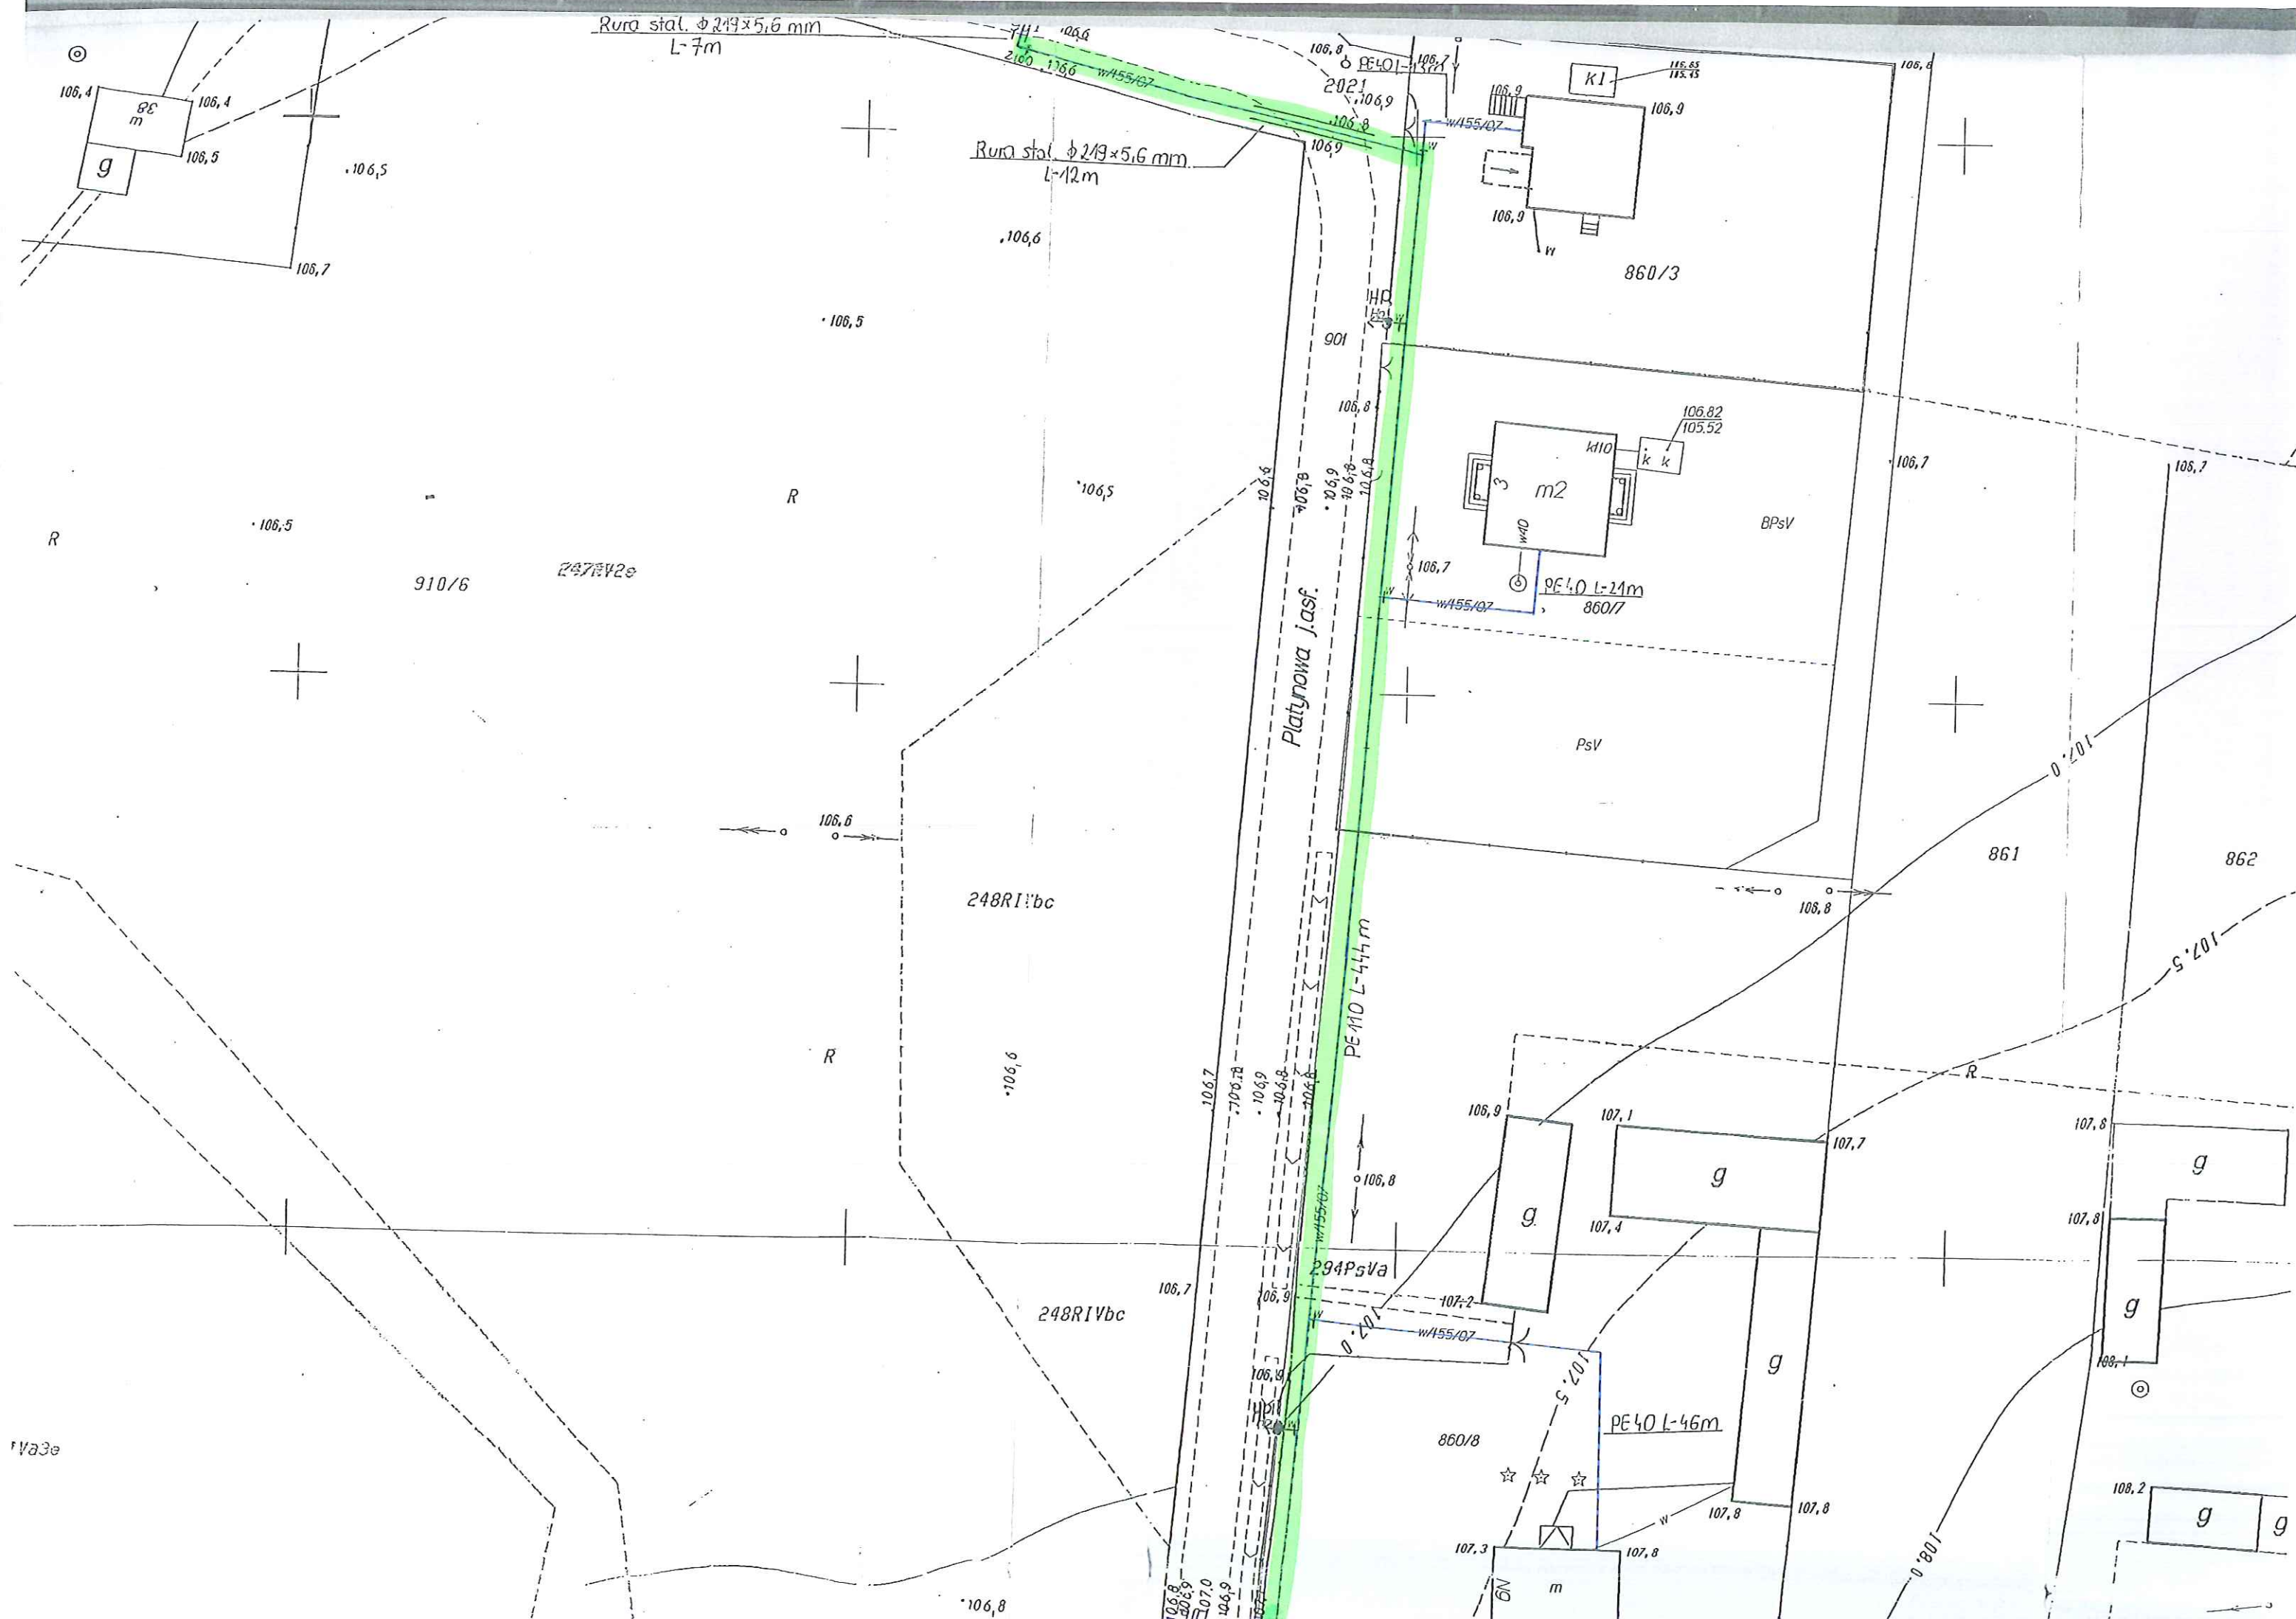

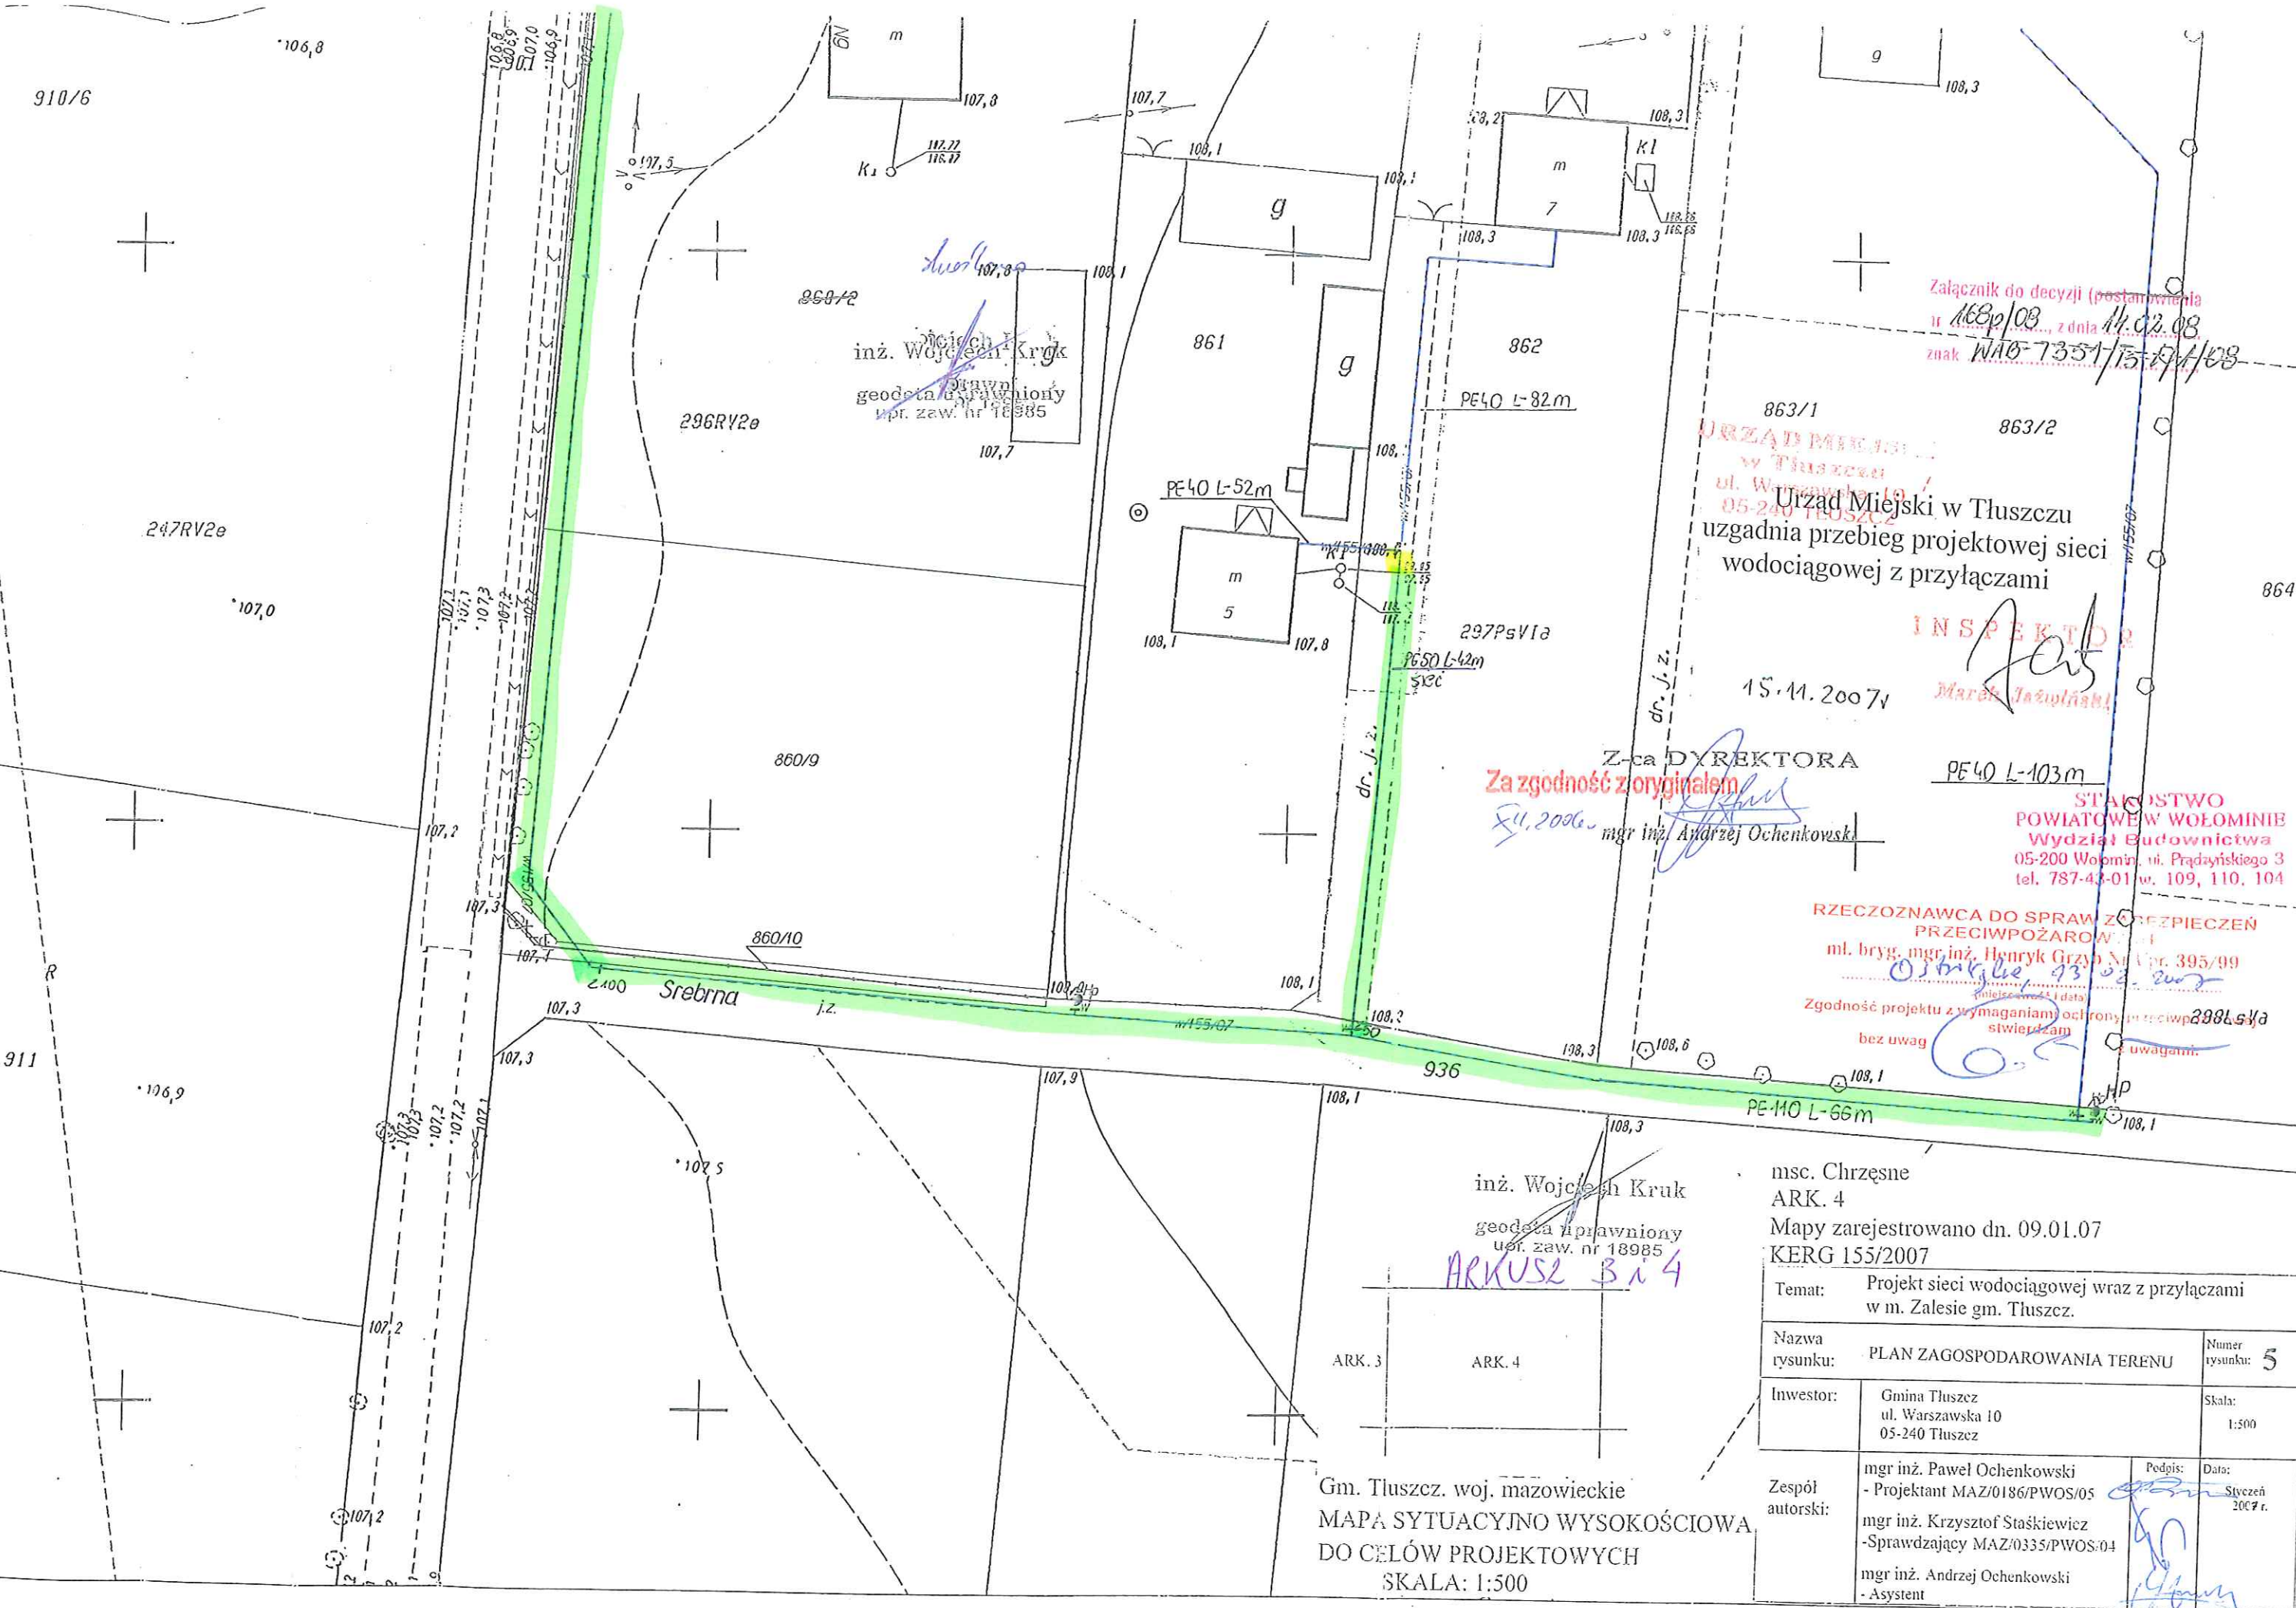

inż. Wojciech Kruk
geodeta uprawniony
upr. zaw. nr 18985

Z-ca DYREKTORA
mgr inż. Andrzej Ochenkowski

Załącznik do decyzji (postanowienia)
z dnia 14.02.08
znak WAB-7351/15.194/08

Urząd Miejski w Tuszczu
uzgadnia przebieg projektowej sieci
wodociągowej z przyłączami

INSPEKTOR
Marek Jazupłński

STANOWISKO
POWIATOWE W WOŁOMINIE
Wydział Budownictwa
05-200 Wołomin, ul. Prądzińskiego 3
tel. 787-43-01 w. 109, 110, 104

RZECZOZNAWCA DO SPRAW Zabezpieczeń
PRZECIWOPOŻAROWYCH
mł. bryg. mgr inż. Henryk Grzyb Nr Upr. 395/99
Zgodność projektu z wymaganiami ochrony przeciwpożarowej
bez uwag

inż. Wojciech Kruk
geodeta uprawniony
upr. zaw. nr 18985
ARKUSZ 3 i 4
Gm. Tuszcz, woj. mazowieckie
MAPA SYTUACYJNO WYSOKOŚCIOWA
DO CELÓW PROJEKTOWYCH
SKALA: 1:500

m. Chrzesne ARK. 4 Mapy zarejestrowano dn. 09.01.07 KERG 155/2007	
Temat:	Projekt sieci wodociągowej wraz z przyłączami w m. Zalesie gm. Tuszcz.
Nazwa rysunku:	PLAN ZAGOSPODAROWANIA TERENU
Investor:	Gmina Tuszcz ul. Warszawska 10 05-240 Tuszcz
Zespół autorski:	mgr inż. Paweł Ochenkowski - Projektant MAZ/0186/PWOS/05 mgr inż. Krzysztof Staśkiewicz - Sprawdzający MAZ/0335/PWOS/04 mgr inż. Andrzej Ochenkowski - Asystent
Numer rysunku:	5
Skala:	1:500
Podpis:	Data: Styczeń 2007 r.